



Pianta Piano Secondo
1:100

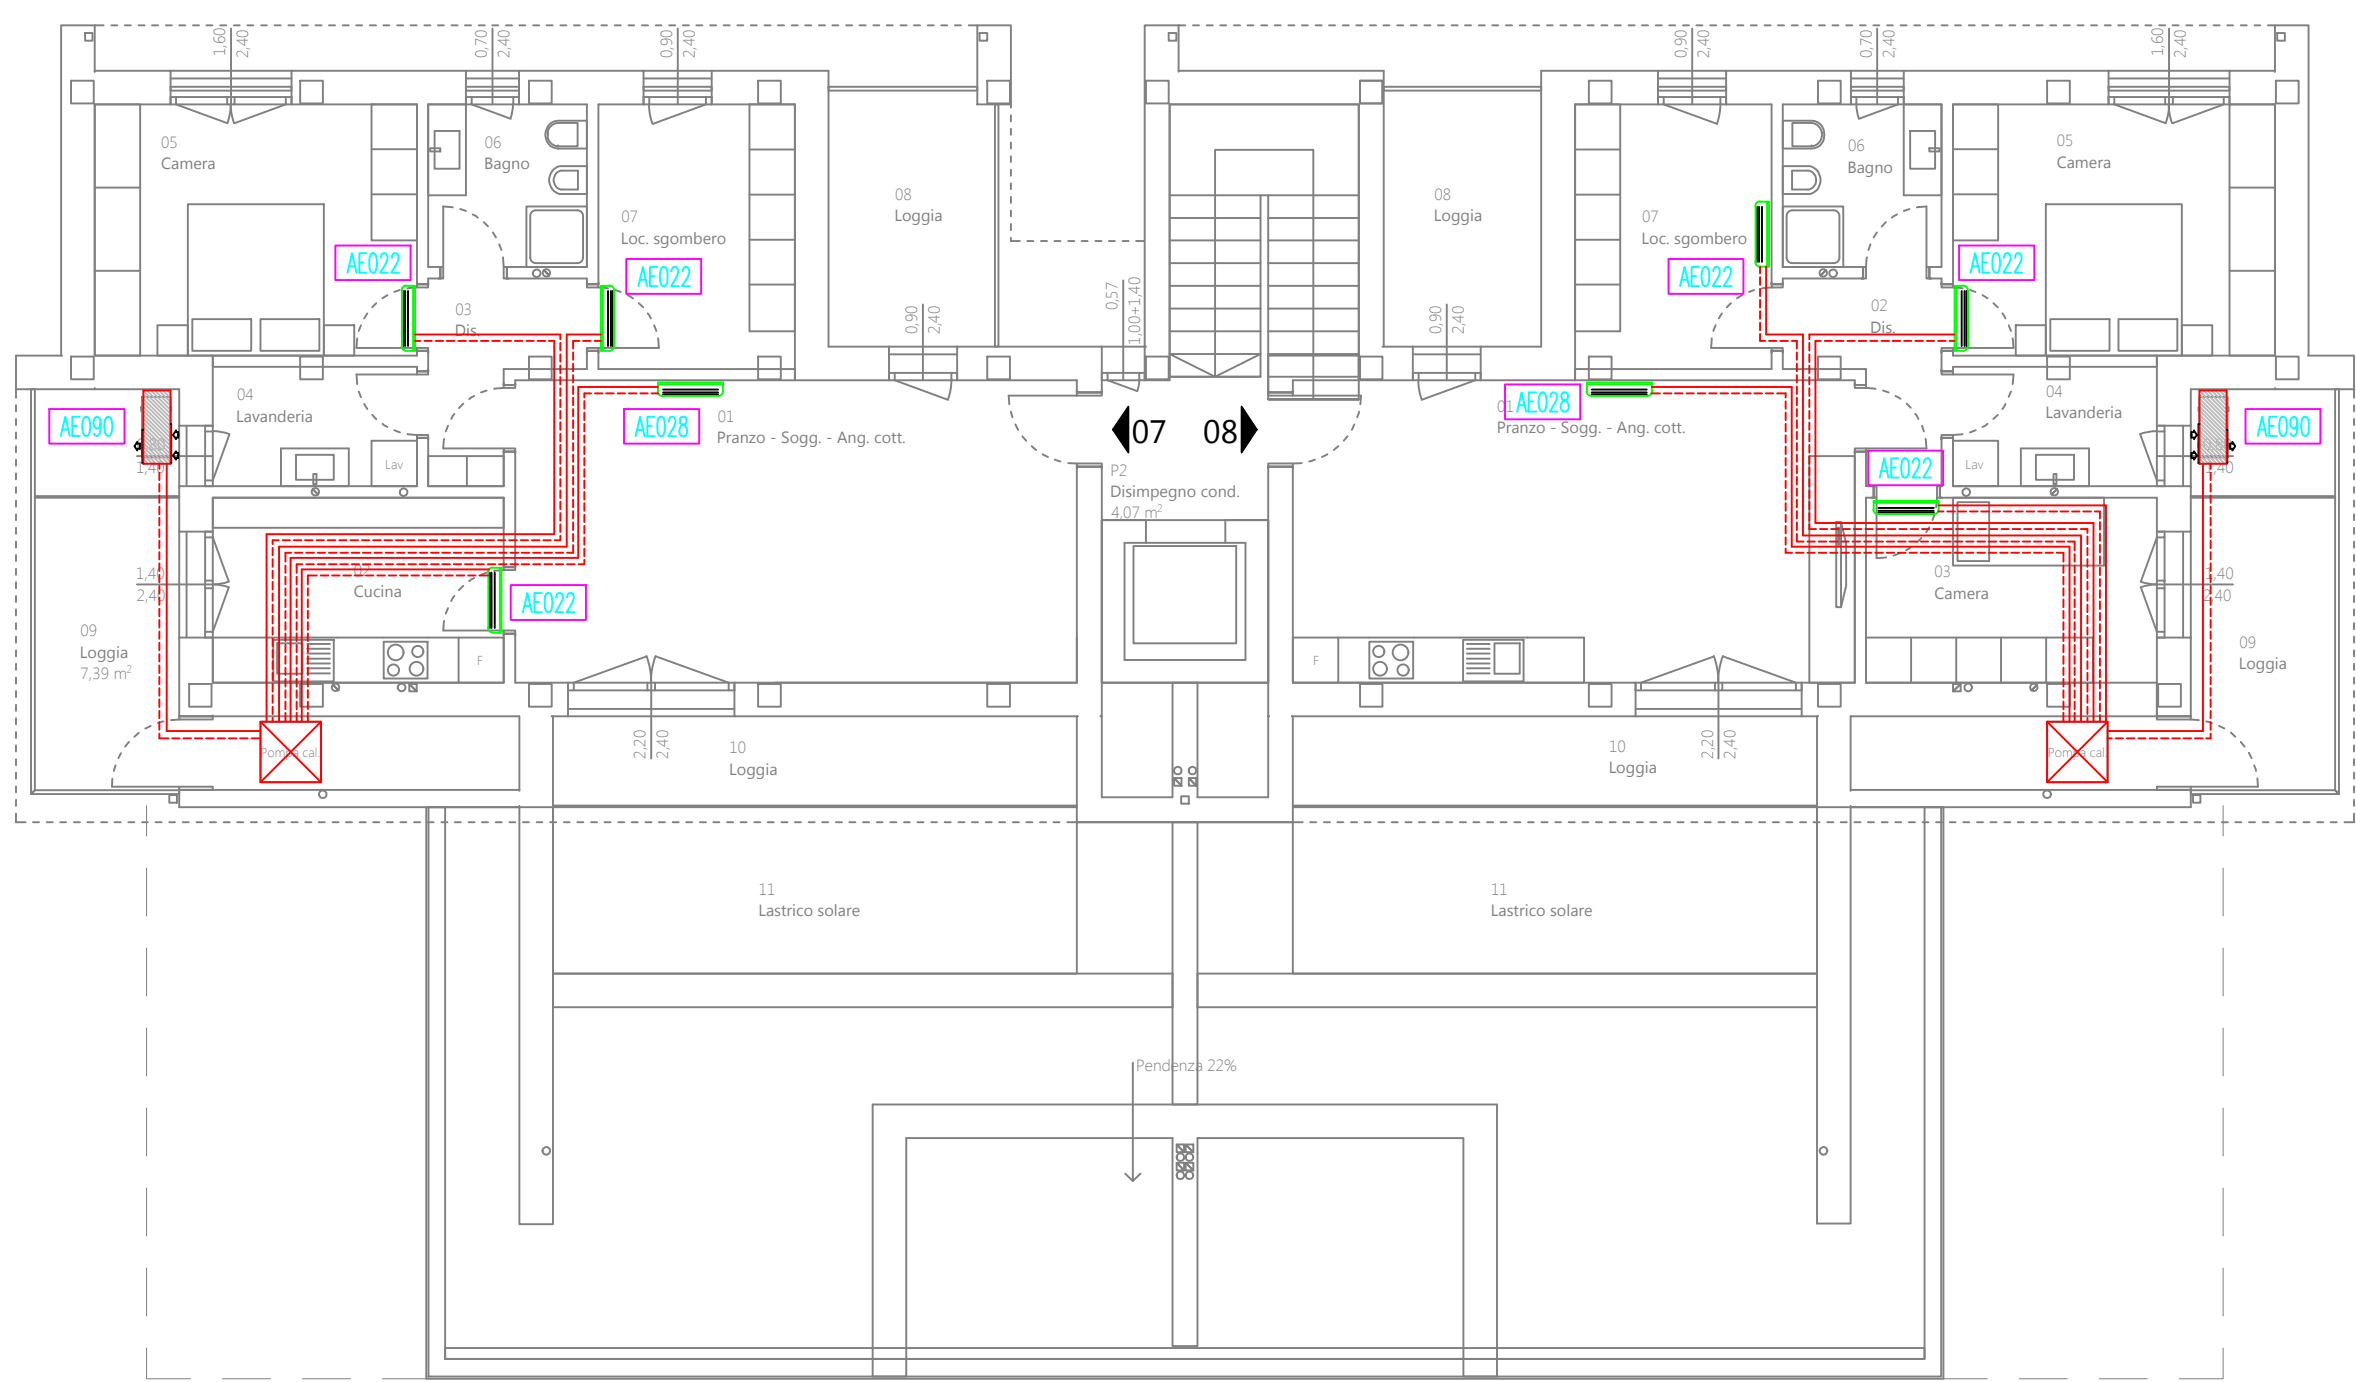


Pianta Piano Secondo
1:100



Pianta Piano Primo
1:100

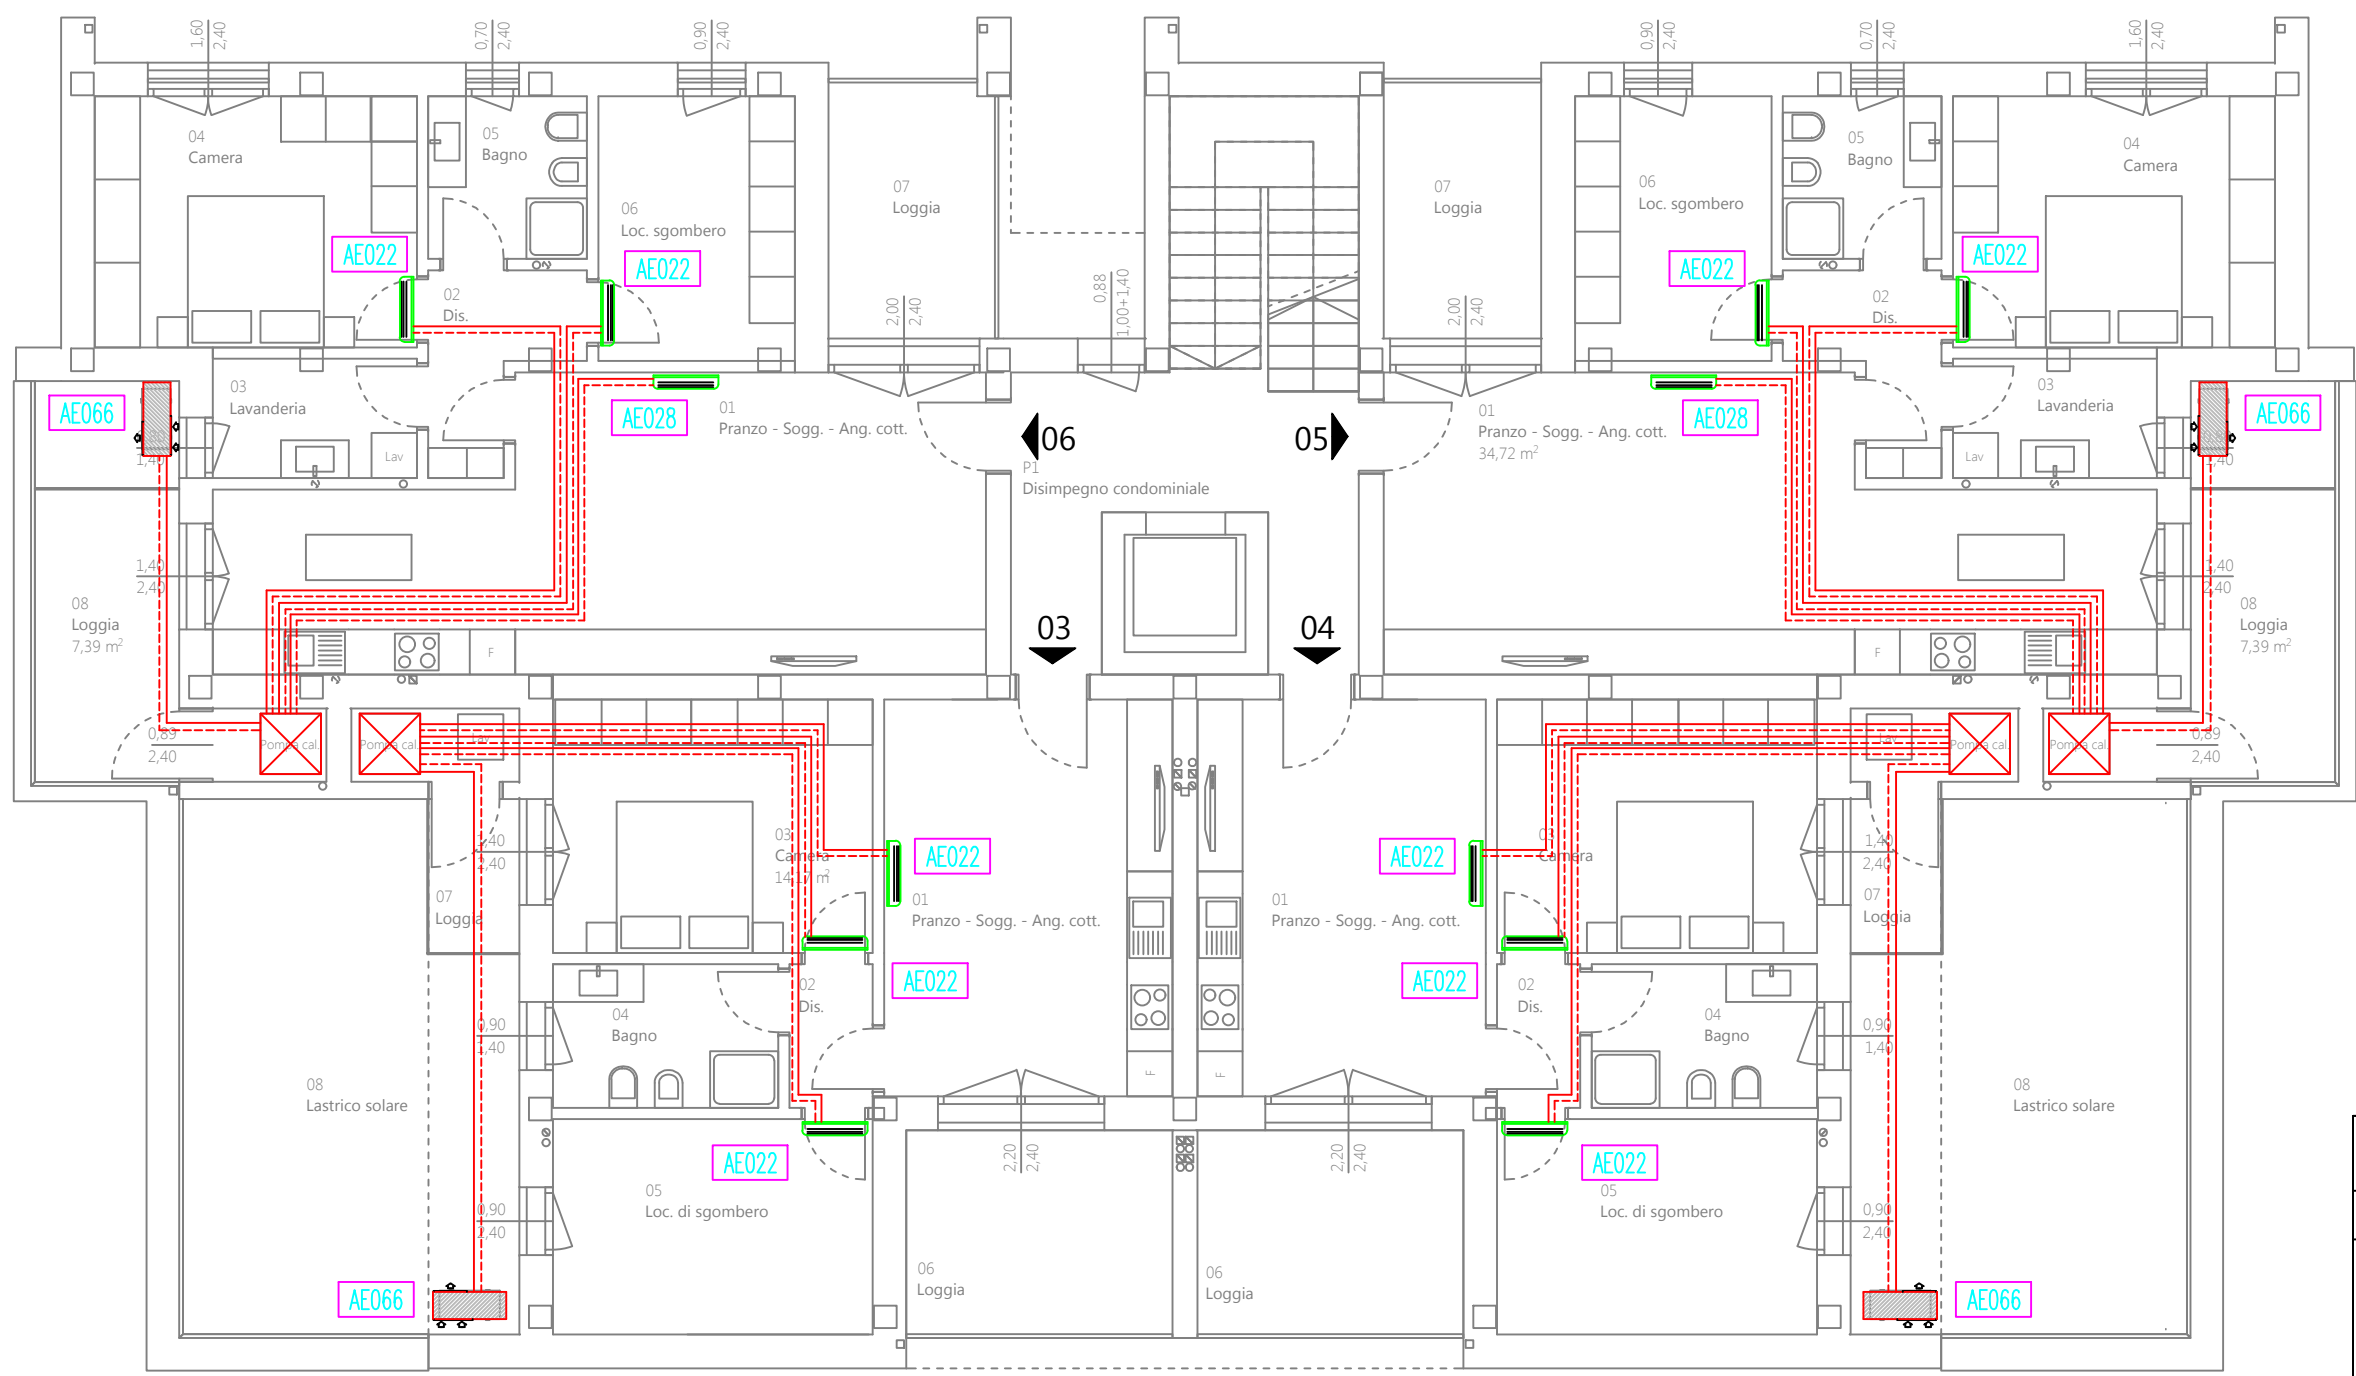

Pianta Piano Primo
1:100

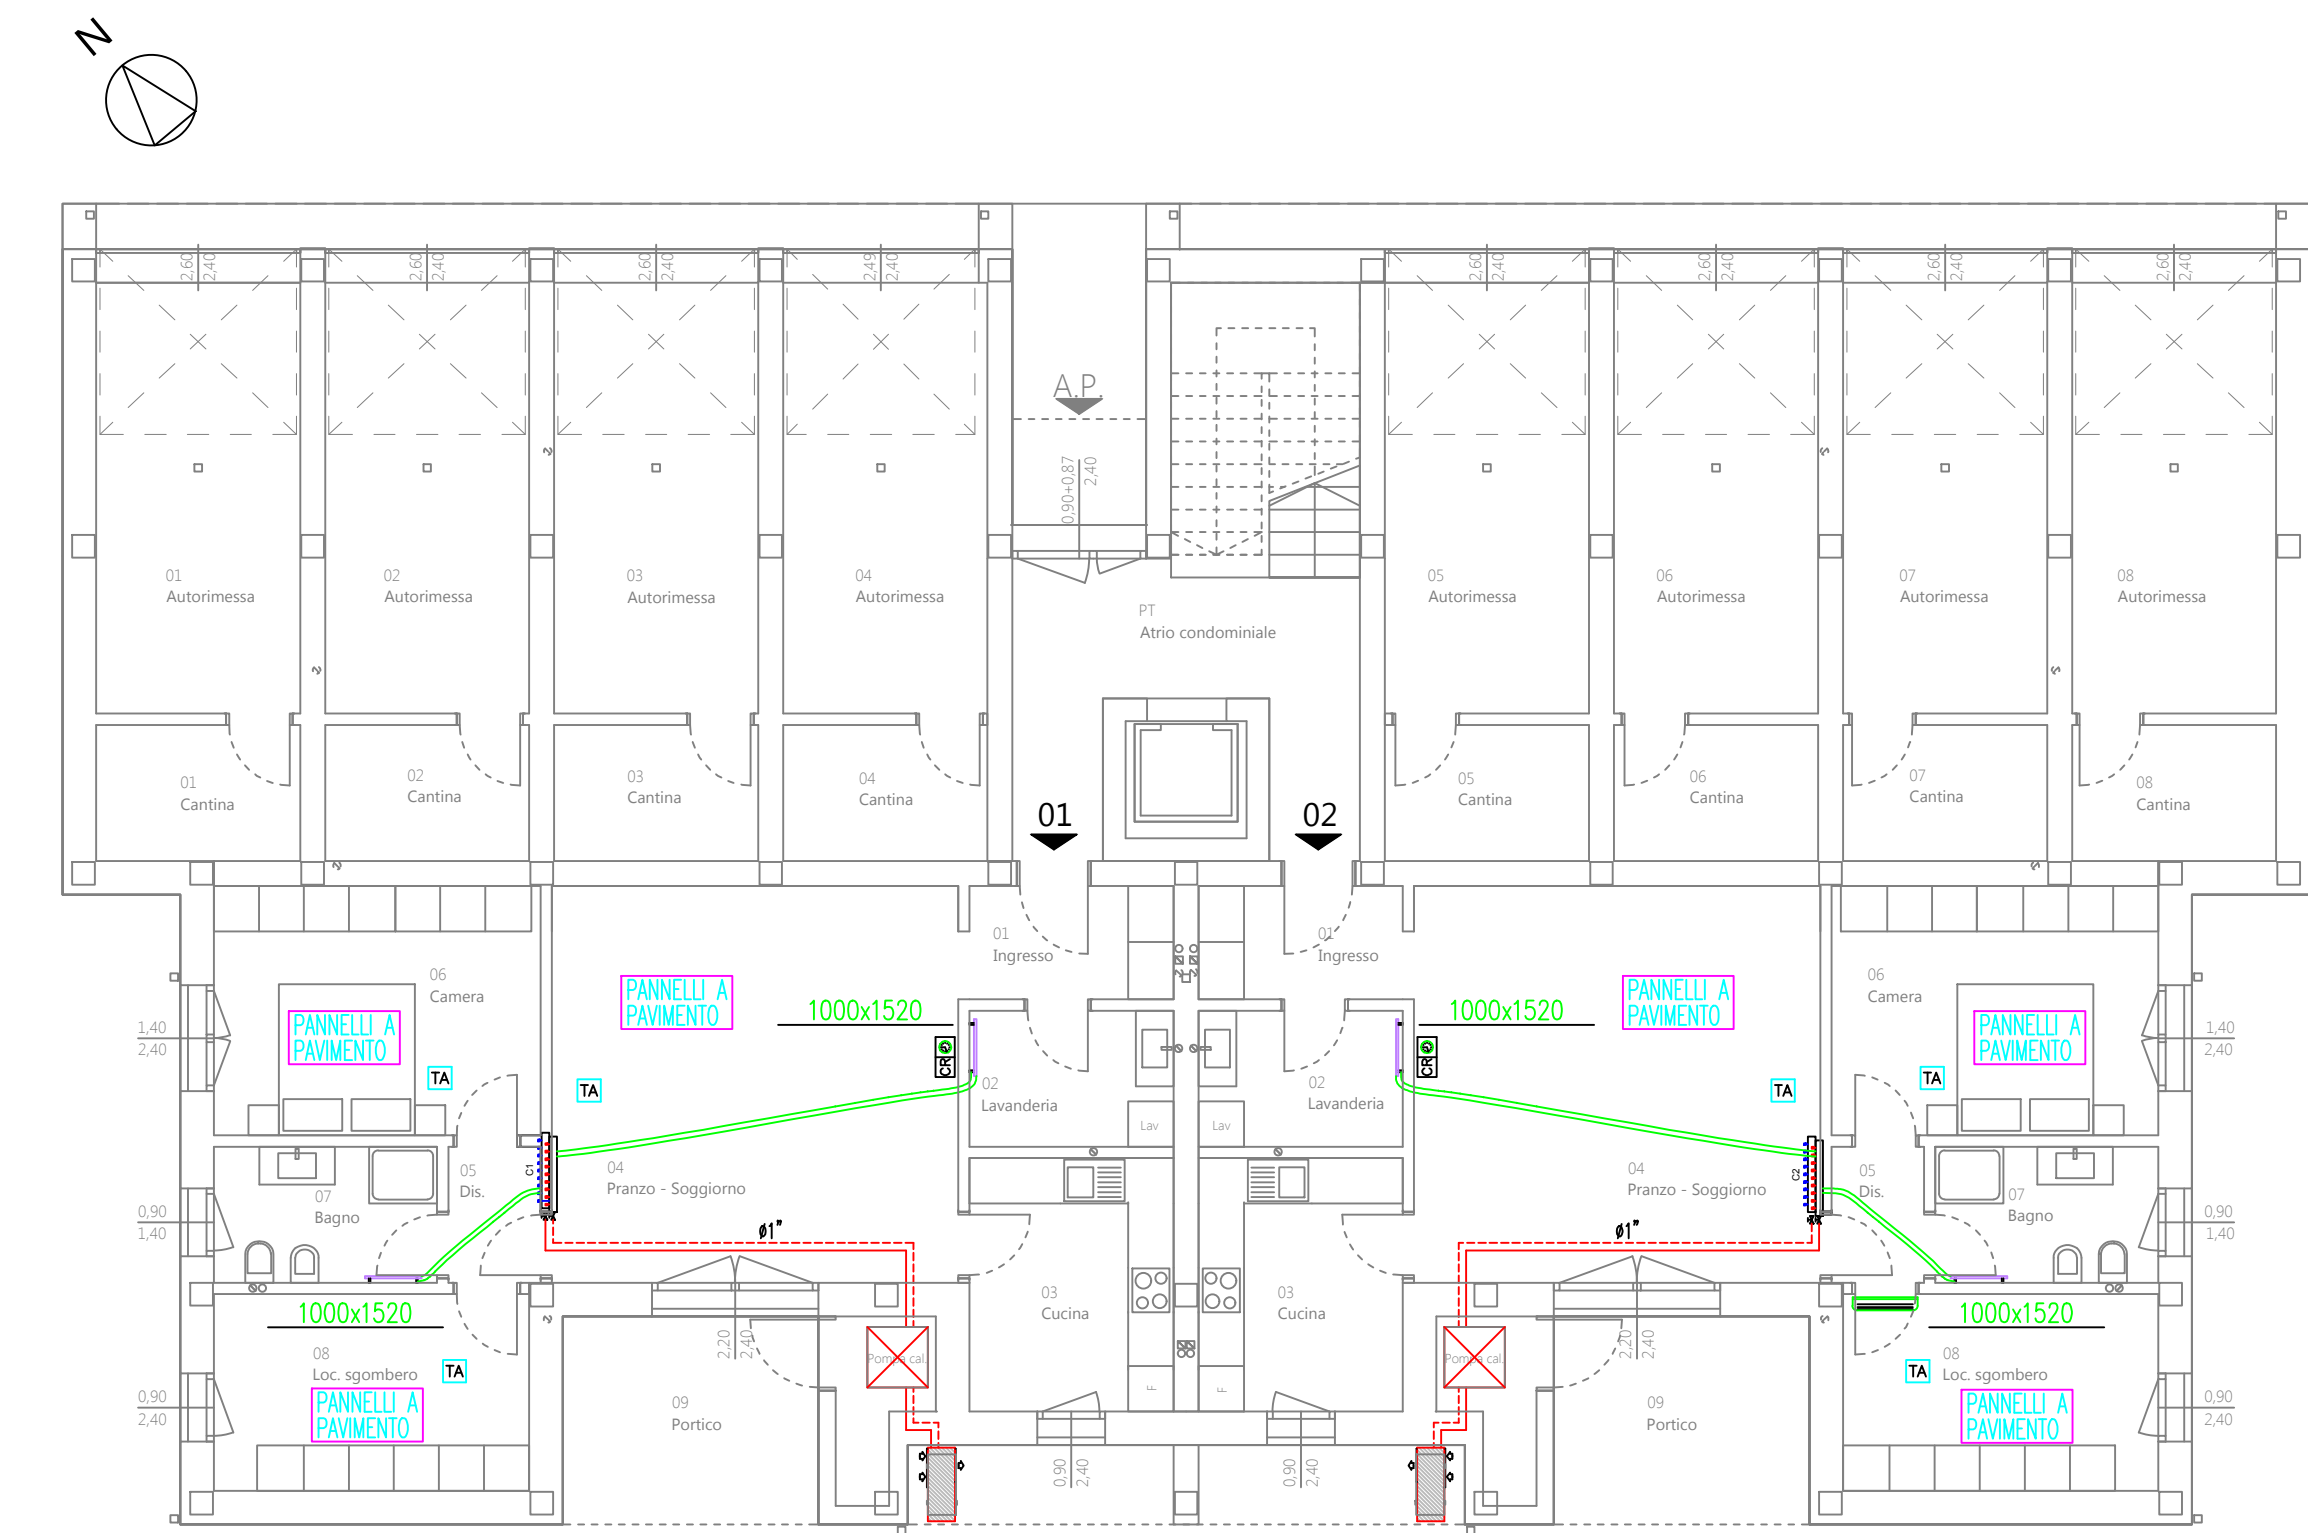

Pianta Piano Terra
1:100



Pianta Piano Terra
1:100

LEGENDA	
	TERMOARREDO PER BAGNI TUBOLARE IN ACCIAIO ORIG. IRSAP MOD. NOVO funzionante a bassa temperatura
	IDENTIFICAZIONE TERMOARREDO LARGHEZZA x ALTEZZA
	NUMERO LOCALE TEMPERATURA INTERNA DI PROGETTO DESTINAZIONE D'USO
	TUBAZIONI DI ANDATA E DI RITORNO CIRCUITO DI RISCALDAMENTO IN RAME COIBENTATO IN ROTOLI #26/28
	TUBAZIONE DI ANDATA E DI RITORNO CIRCUITO DI RISCALDAMENTO IN RAME PRECOIBENTATO IN ROTOLI #12/14
	ALLOGGIAMENTO MODULO IDRONICO E SERBATOIO ACQUA CALDA SANITARIA MARCA SAMSUNG
	COLLETTORE PER PANNELLI RADIANTI A PAVIMENTO E RADIATORI
	RUBINETTI DI ARRESTO A CAPPUCCIO
	TUBAZIONI IMPIANTO IDRICO-SANITARIO IN MULTISTRATO COIBENTATO
	CRONOTERMOSTATO AMBIENTE/PANNELLO DI CONTROLLO
	VALVOLA DI INTERCETTAZIONE
	POZZETTO AERATO DI GIUNZIONE
	CONTATORE ACQUA FREDDA
	UNITA' ESTERNA POMPA DI CALORE
	UNITA' INTERNA

NOTA BENE: I RADIATORI NON SONO DISEGNATI IN SCALA

NOTA BENE
Tutte le le unità interne
saranno collegate alla rete di scarico condensa
convogliato nelle tubazioni di scarico acque bianche.
Ogni singolo apparecchio sarà collegato con
una tubazione in PVC DN25; mentre la rete
principale sarà realizzata in DN 40.

NOTA BENE: DISEGNI VALIDI SOLO PER IMPIANTI MECCANICI

COMUNE DI SAN GIORGIO DI PIANO (BO)

DESCRIZIONE DEI LAVORI

PIANO PARTICOLAREGGIATO
DI INIZIATIVA PRIVATA
COMPARTO C7 - VIA CESARI - LOTTI 6-7

PROGETTO PER UN NUOVO EDIFICIO
RESIDENZIALE IN EDILIZIA CONVENZIONATA


Responsabile commessa : Per. Ind. Villiam Tosi

Responsabile progetto : Per. Ind. Villiam Tosi

Collaboratori : Per. Ind. Nicola Benfenati

IMPIANTI MECCANICI

MOD.	DATA	DESCRIZIONE	DISEGNO N.
			IMO1
OGGETTO			DATA 25-01-2019
			PROGETTO N. KG5195E1
			SCALA 1:100
COMMITTENTE			FILE IM01KG.dwg
Schibuala Costruzioni s.r.l.			SCALA PLOT. 1:1

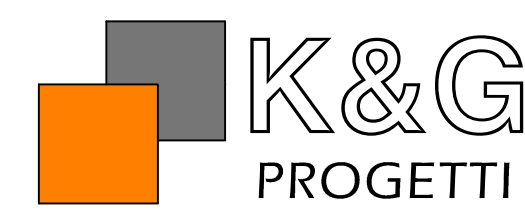

STUDIO PROGETTAZIONE IMPIANTI
Via C.Colombo n°77/17 - 40131 Bologna
Tel. 051/6325479 - Fax 051/4179312
e-mail: info@kgprogetti.it

IL DISEGNO E' PROPRIETA' DELLA "K&G PROGETTI" ED A TERMINI DI LEGGE E' VIETATA LA RIPRODUZIONE, NON AUTORIZZATA, SA PARZIALE CHE TOTALE